

地方独立行政法人 神奈川県立産業技術総合研究所
R7年度自動制御設備更新工事

地方独立行政法人 神奈川県立産業技術総合研究所
R7年度自動制御設備更新工事

図 面 リ ス ト

図面番号	図 面 名 称	縮 尺
	図面リスト	
0	配置図・案内図	－
1	管理・情報棟1F平面図	－
2	管理・情報棟2F平面図	－
3	研究棟・実験棟BF面図	－
4	研究棟・実験棟1F平面図	－
5	研究棟・実験棟2F平面図	－
6	研究棟・実験棟3F平面図	－
7	研究棟・実験棟4F平面図	－
－	参考図(ESCO制御盤 竣工時:M-14, M-16, M-22, M-23, M-25)	－


[illegible]


地方独立行政法人 神奈川県立産業技術総合研究所
R7年度自動制御設備更新工事
表紙
図面リスト

地方独立行政法人 神奈川県立産業技術総合研究所
R7年度自動制御設備更新工事
表紙
図面リスト


地方独立行政法人 神奈川県立産業技術総合研究所
R7年度自動制御設備更新工事
表紙
図面リスト


地方独立行政法人 神奈川県立産業技術総合研究所
R7年度自動制御設備更新工事
表紙
図面リスト

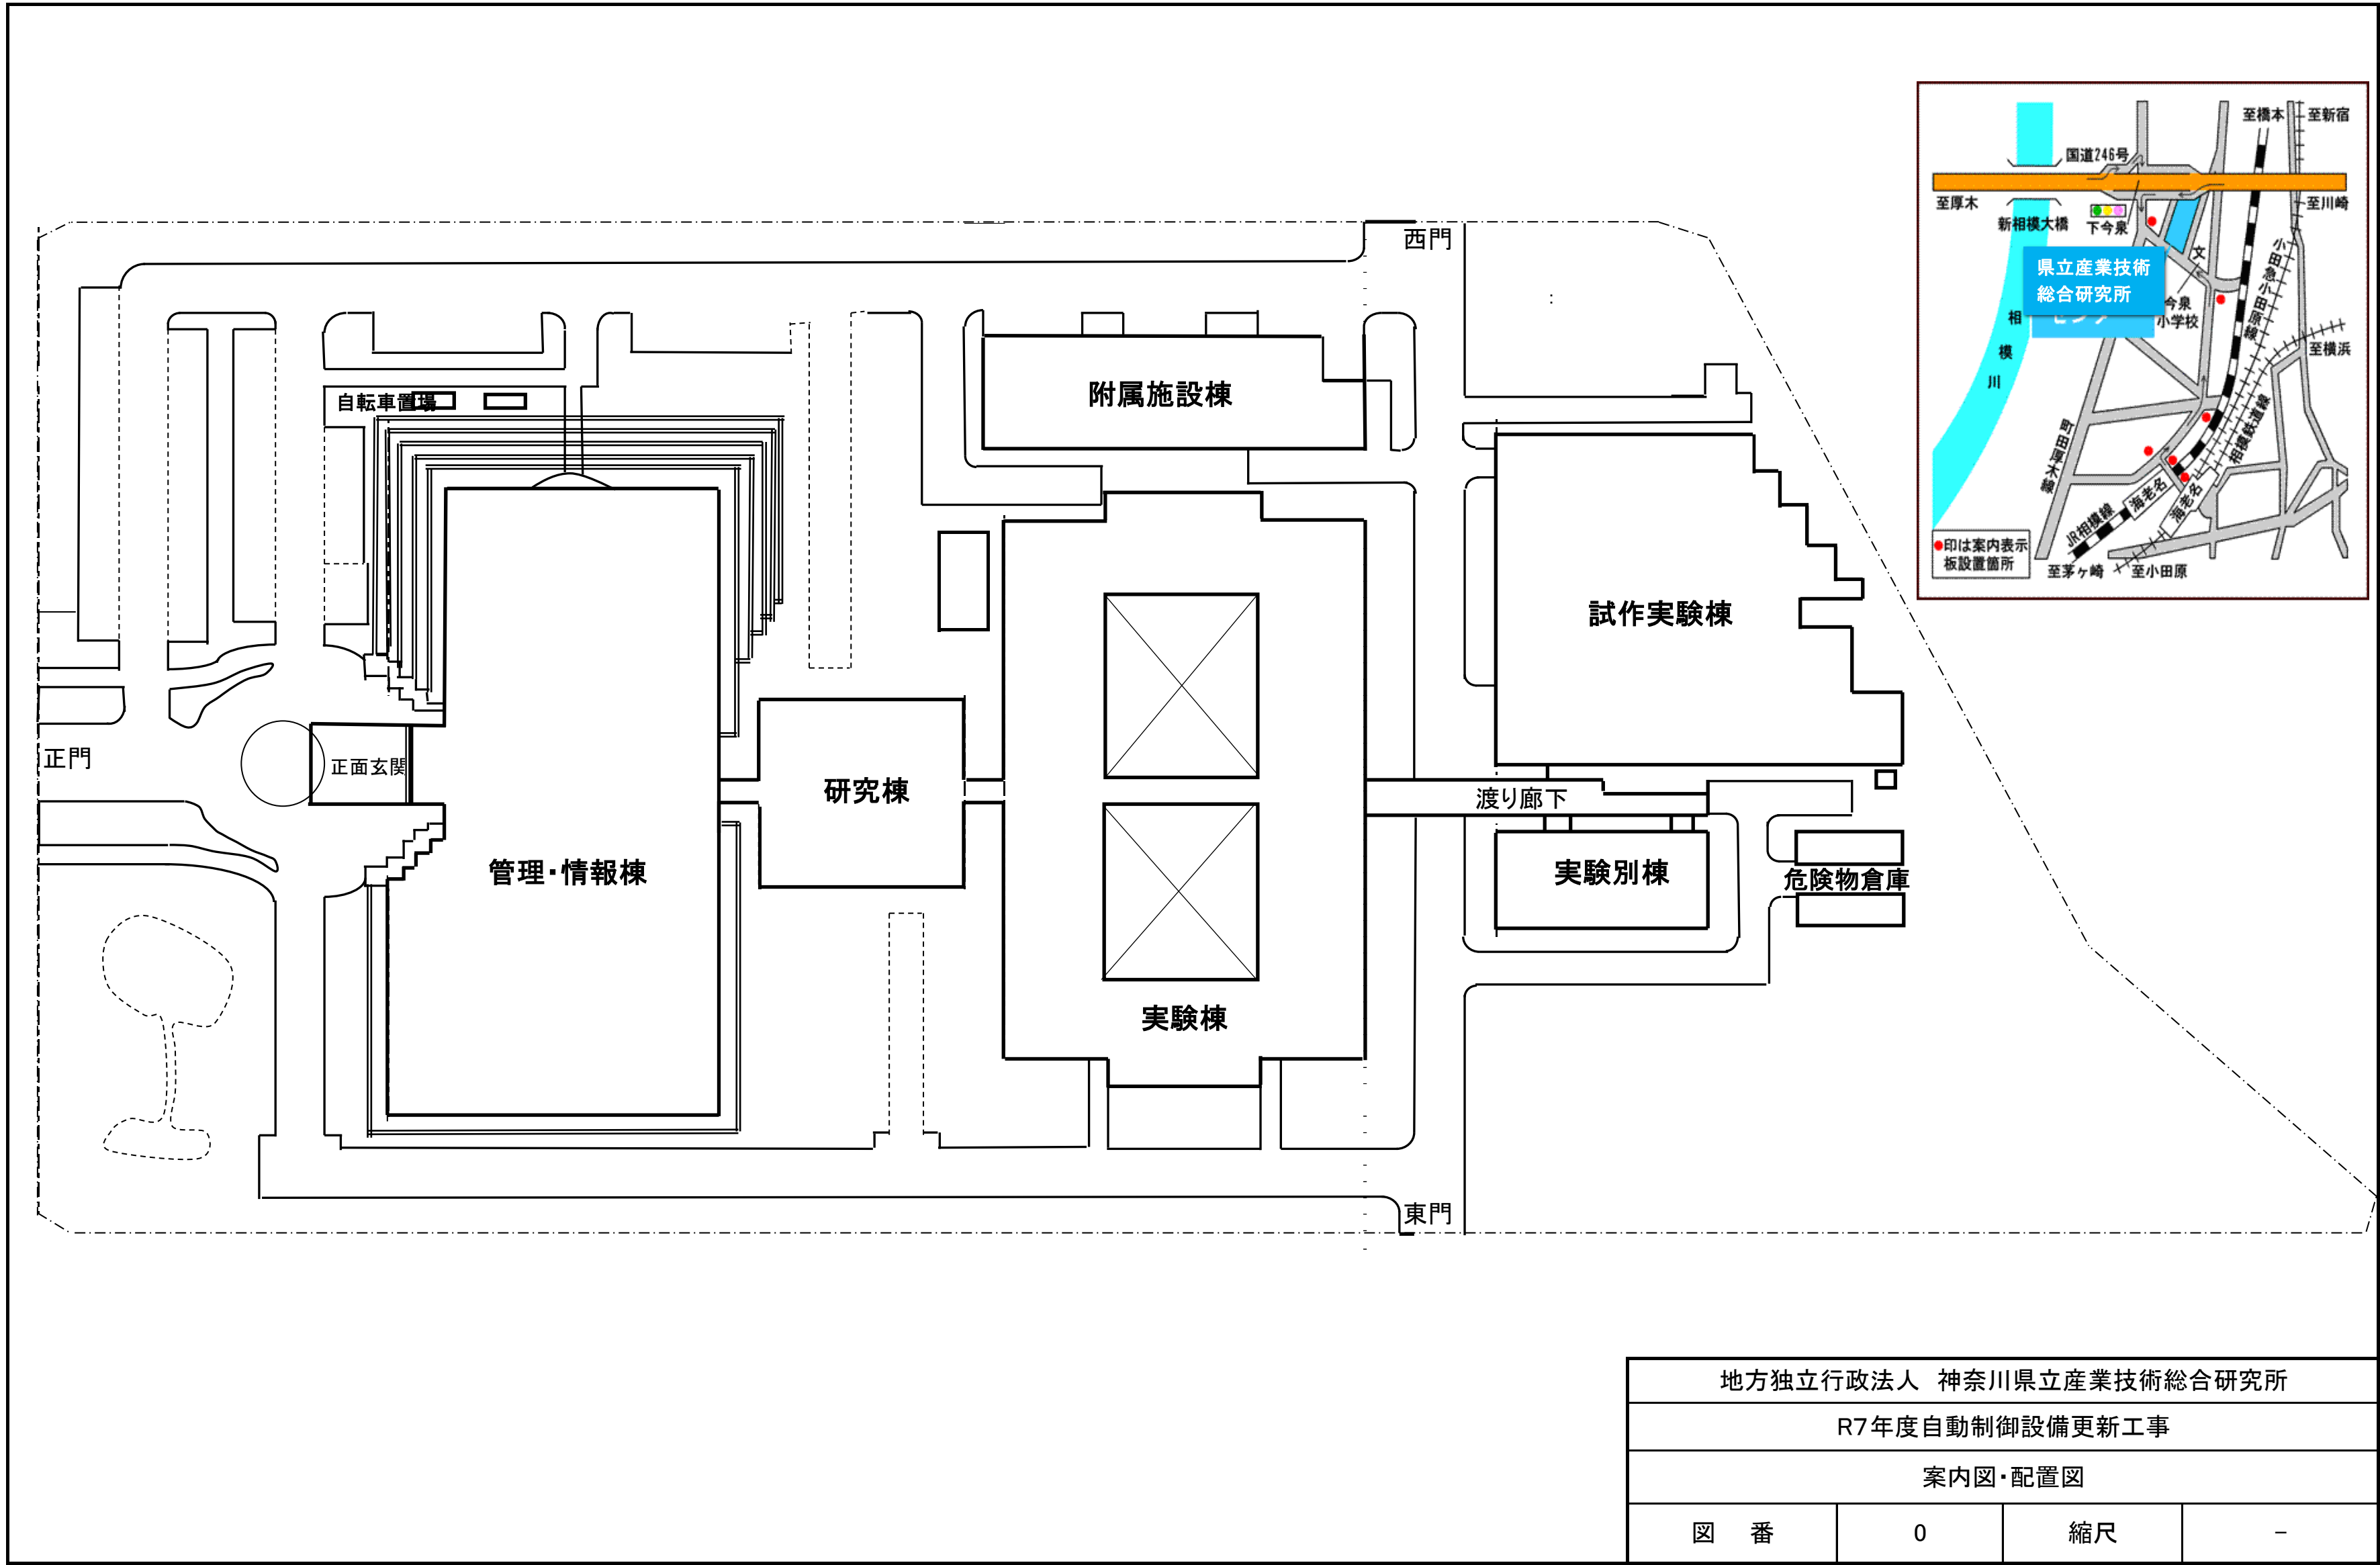

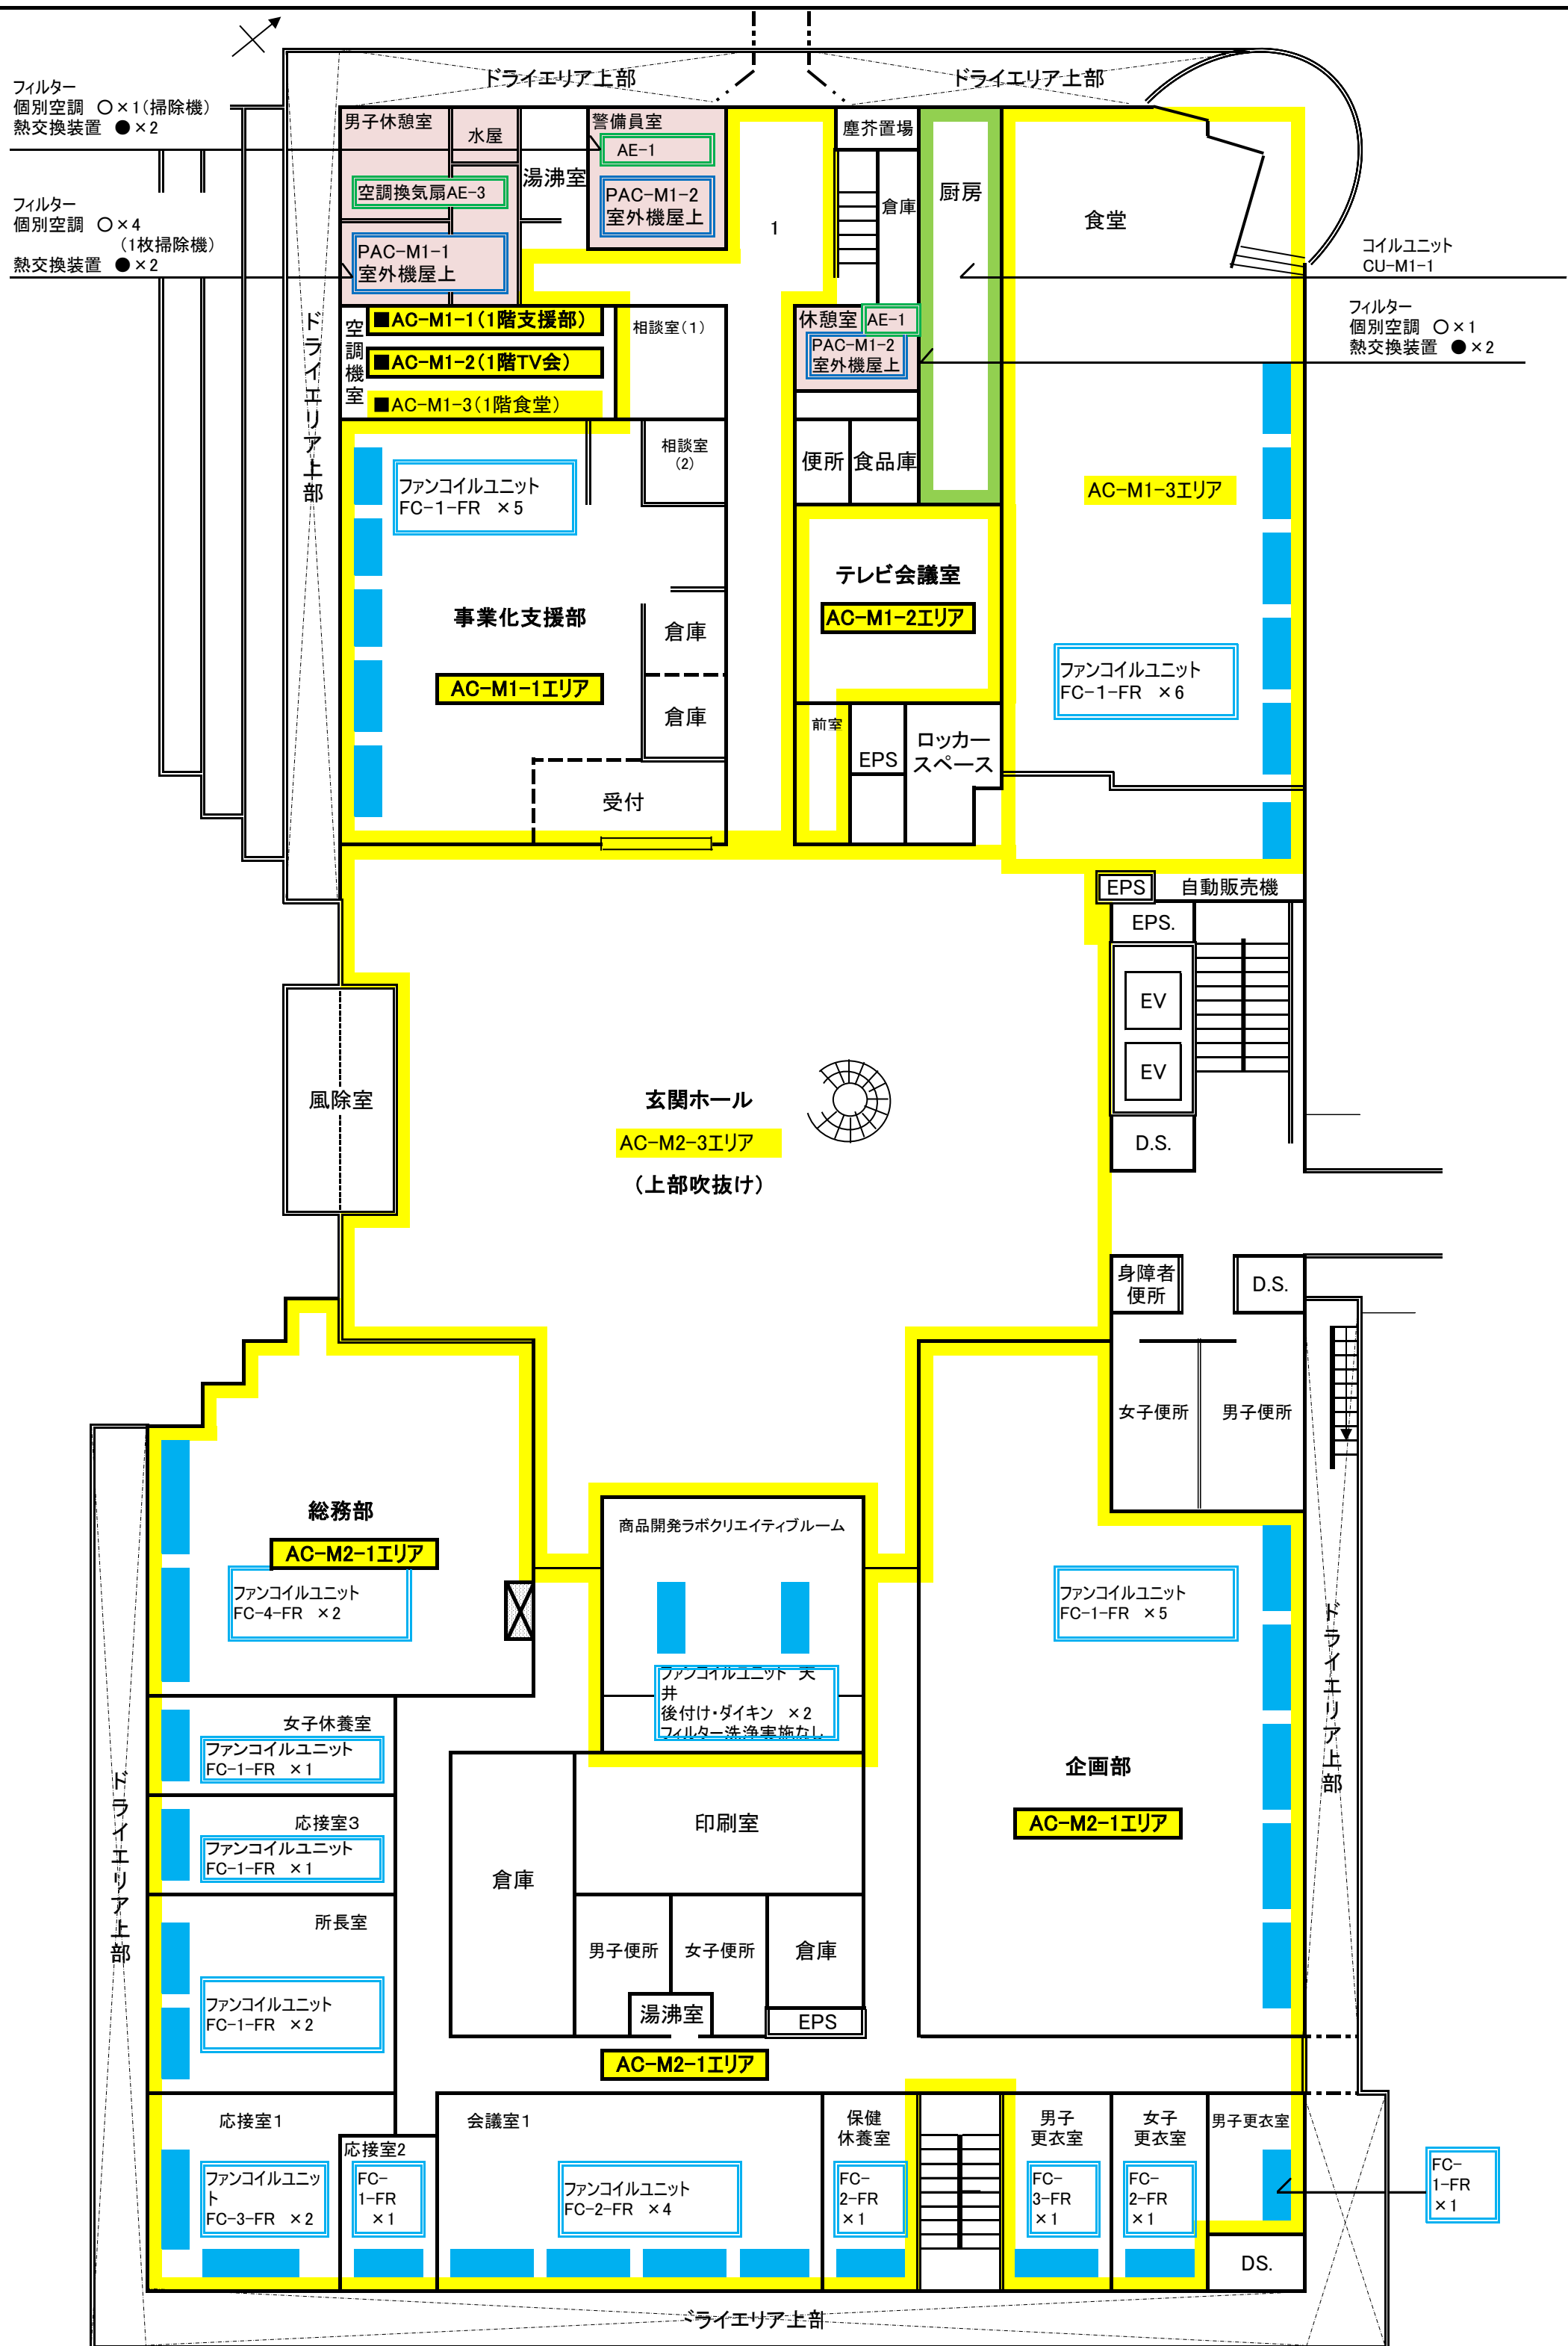


地方独立行政法人 神奈川県立産業技術総合研究所			
R7年度自動制御設備更新工事			
管理・情報棟 1F 平面図			
図番	1	縮尺	—

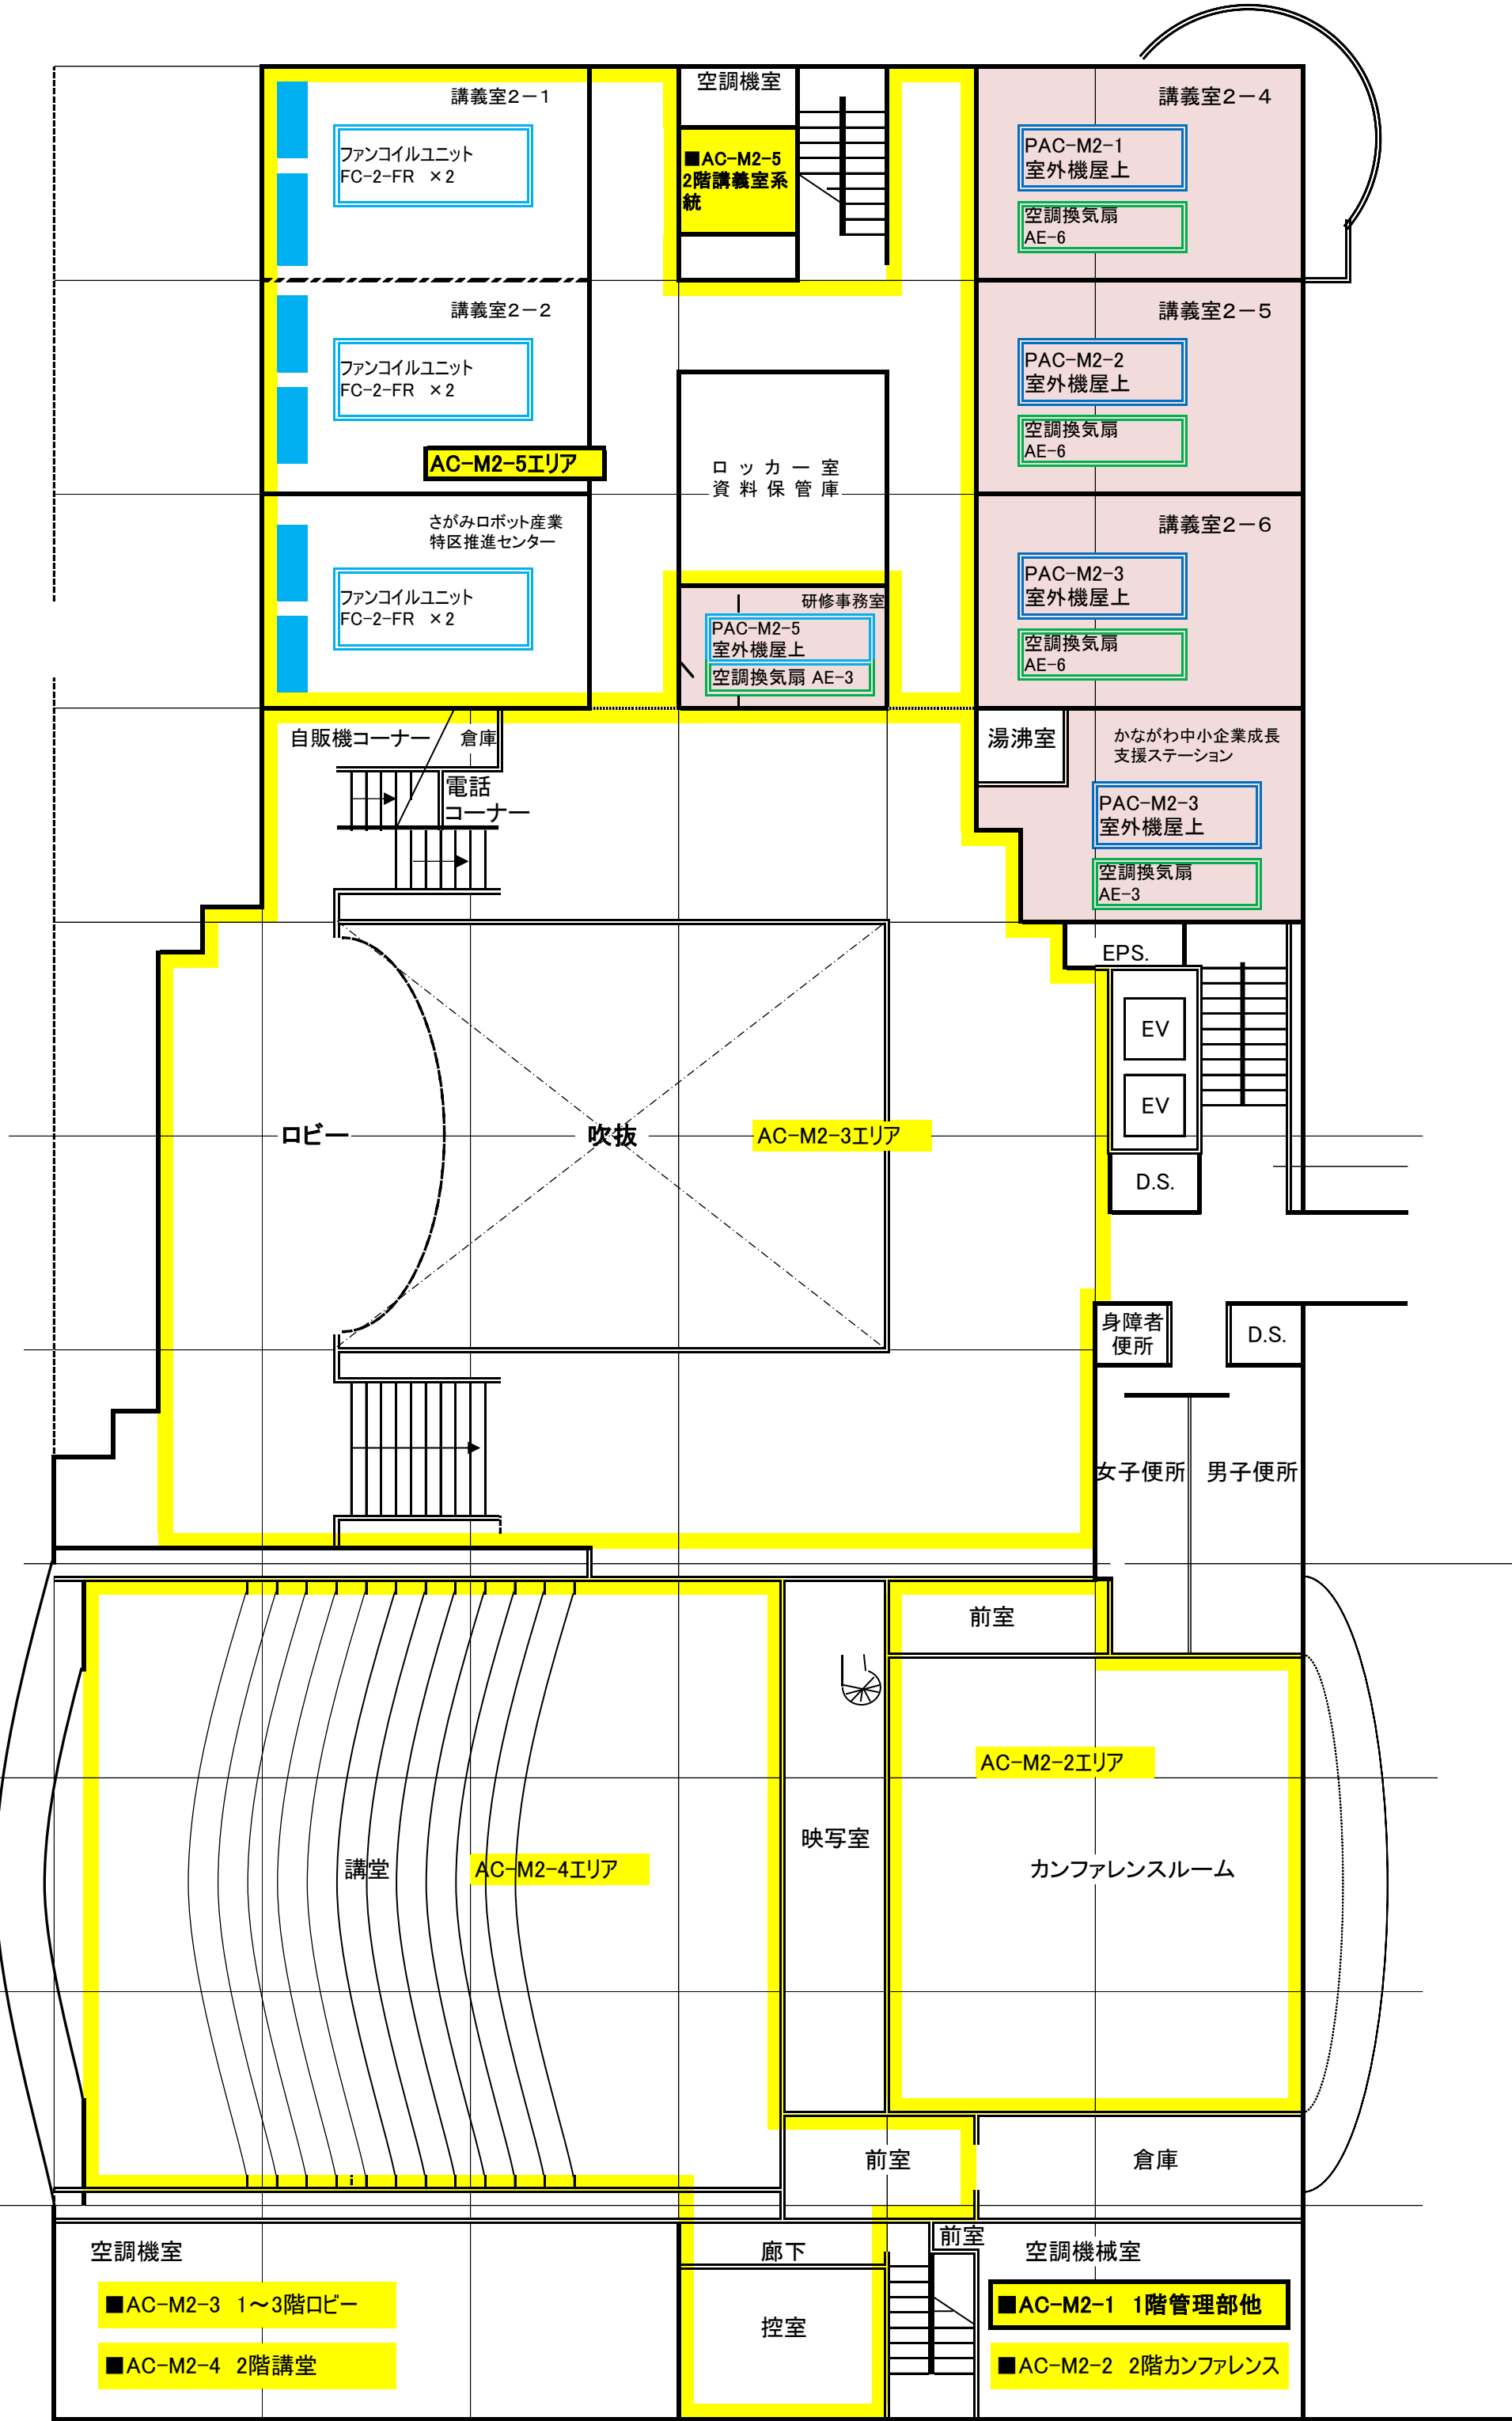

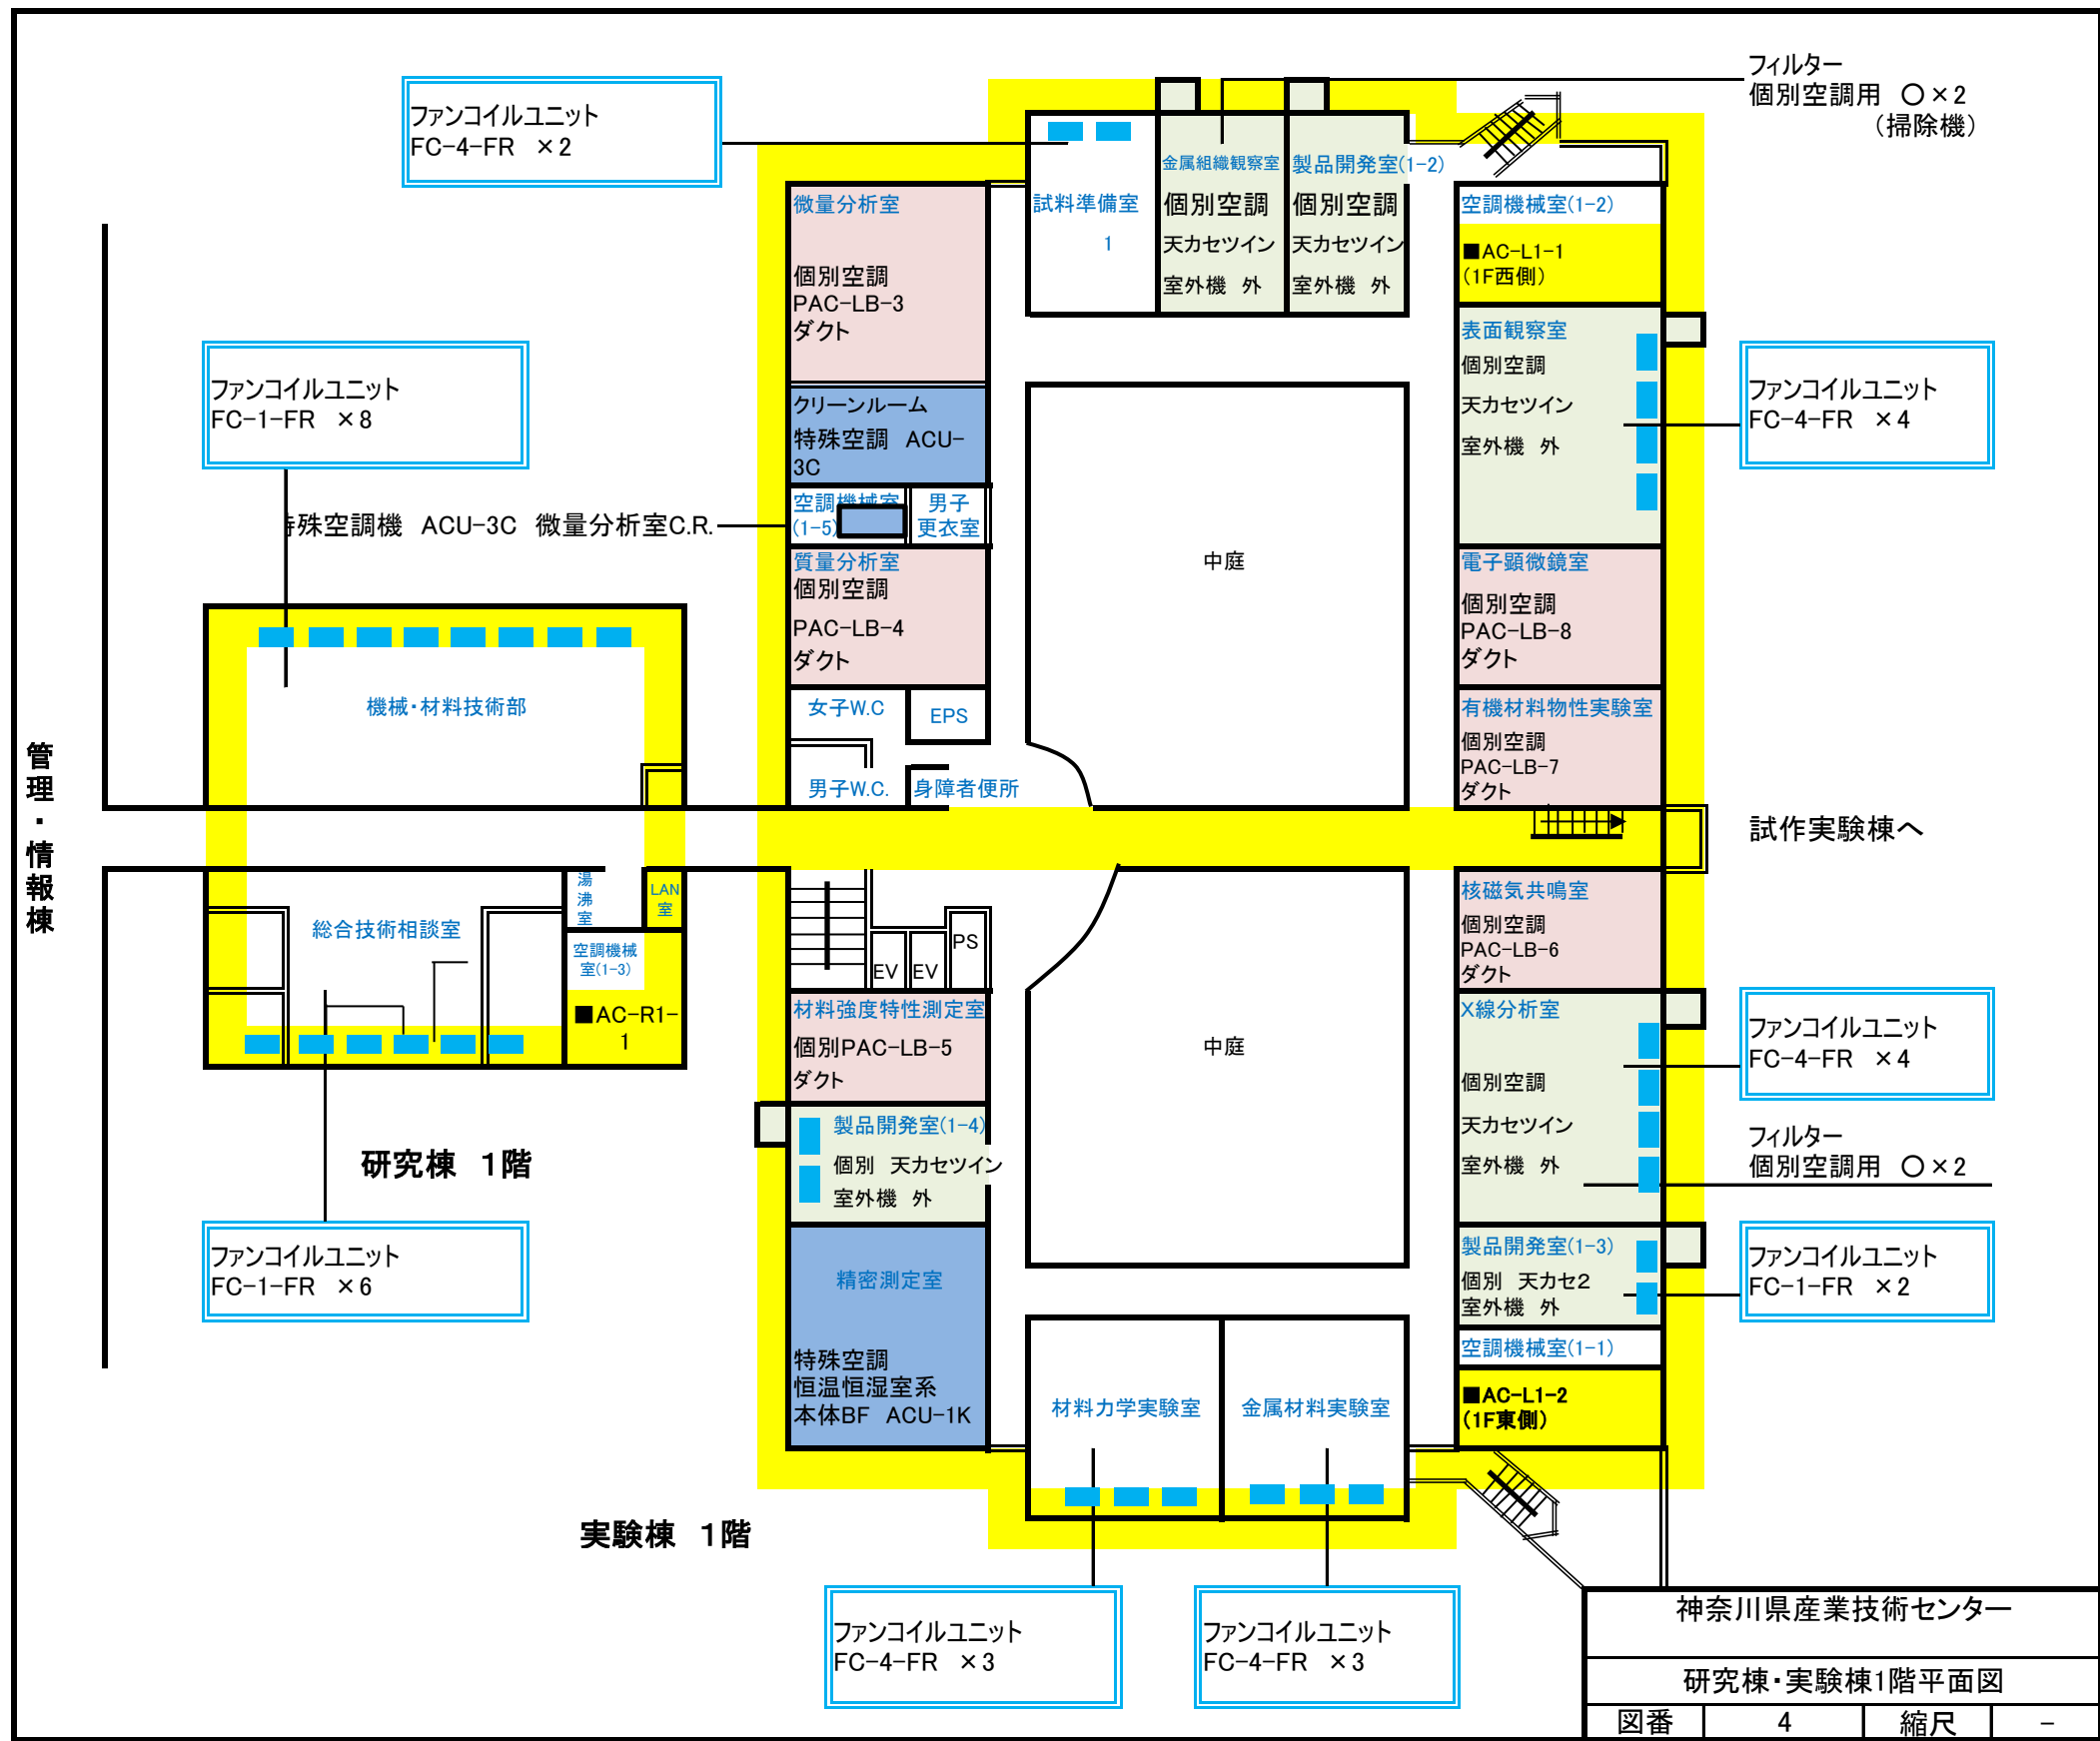

管理・情報棟

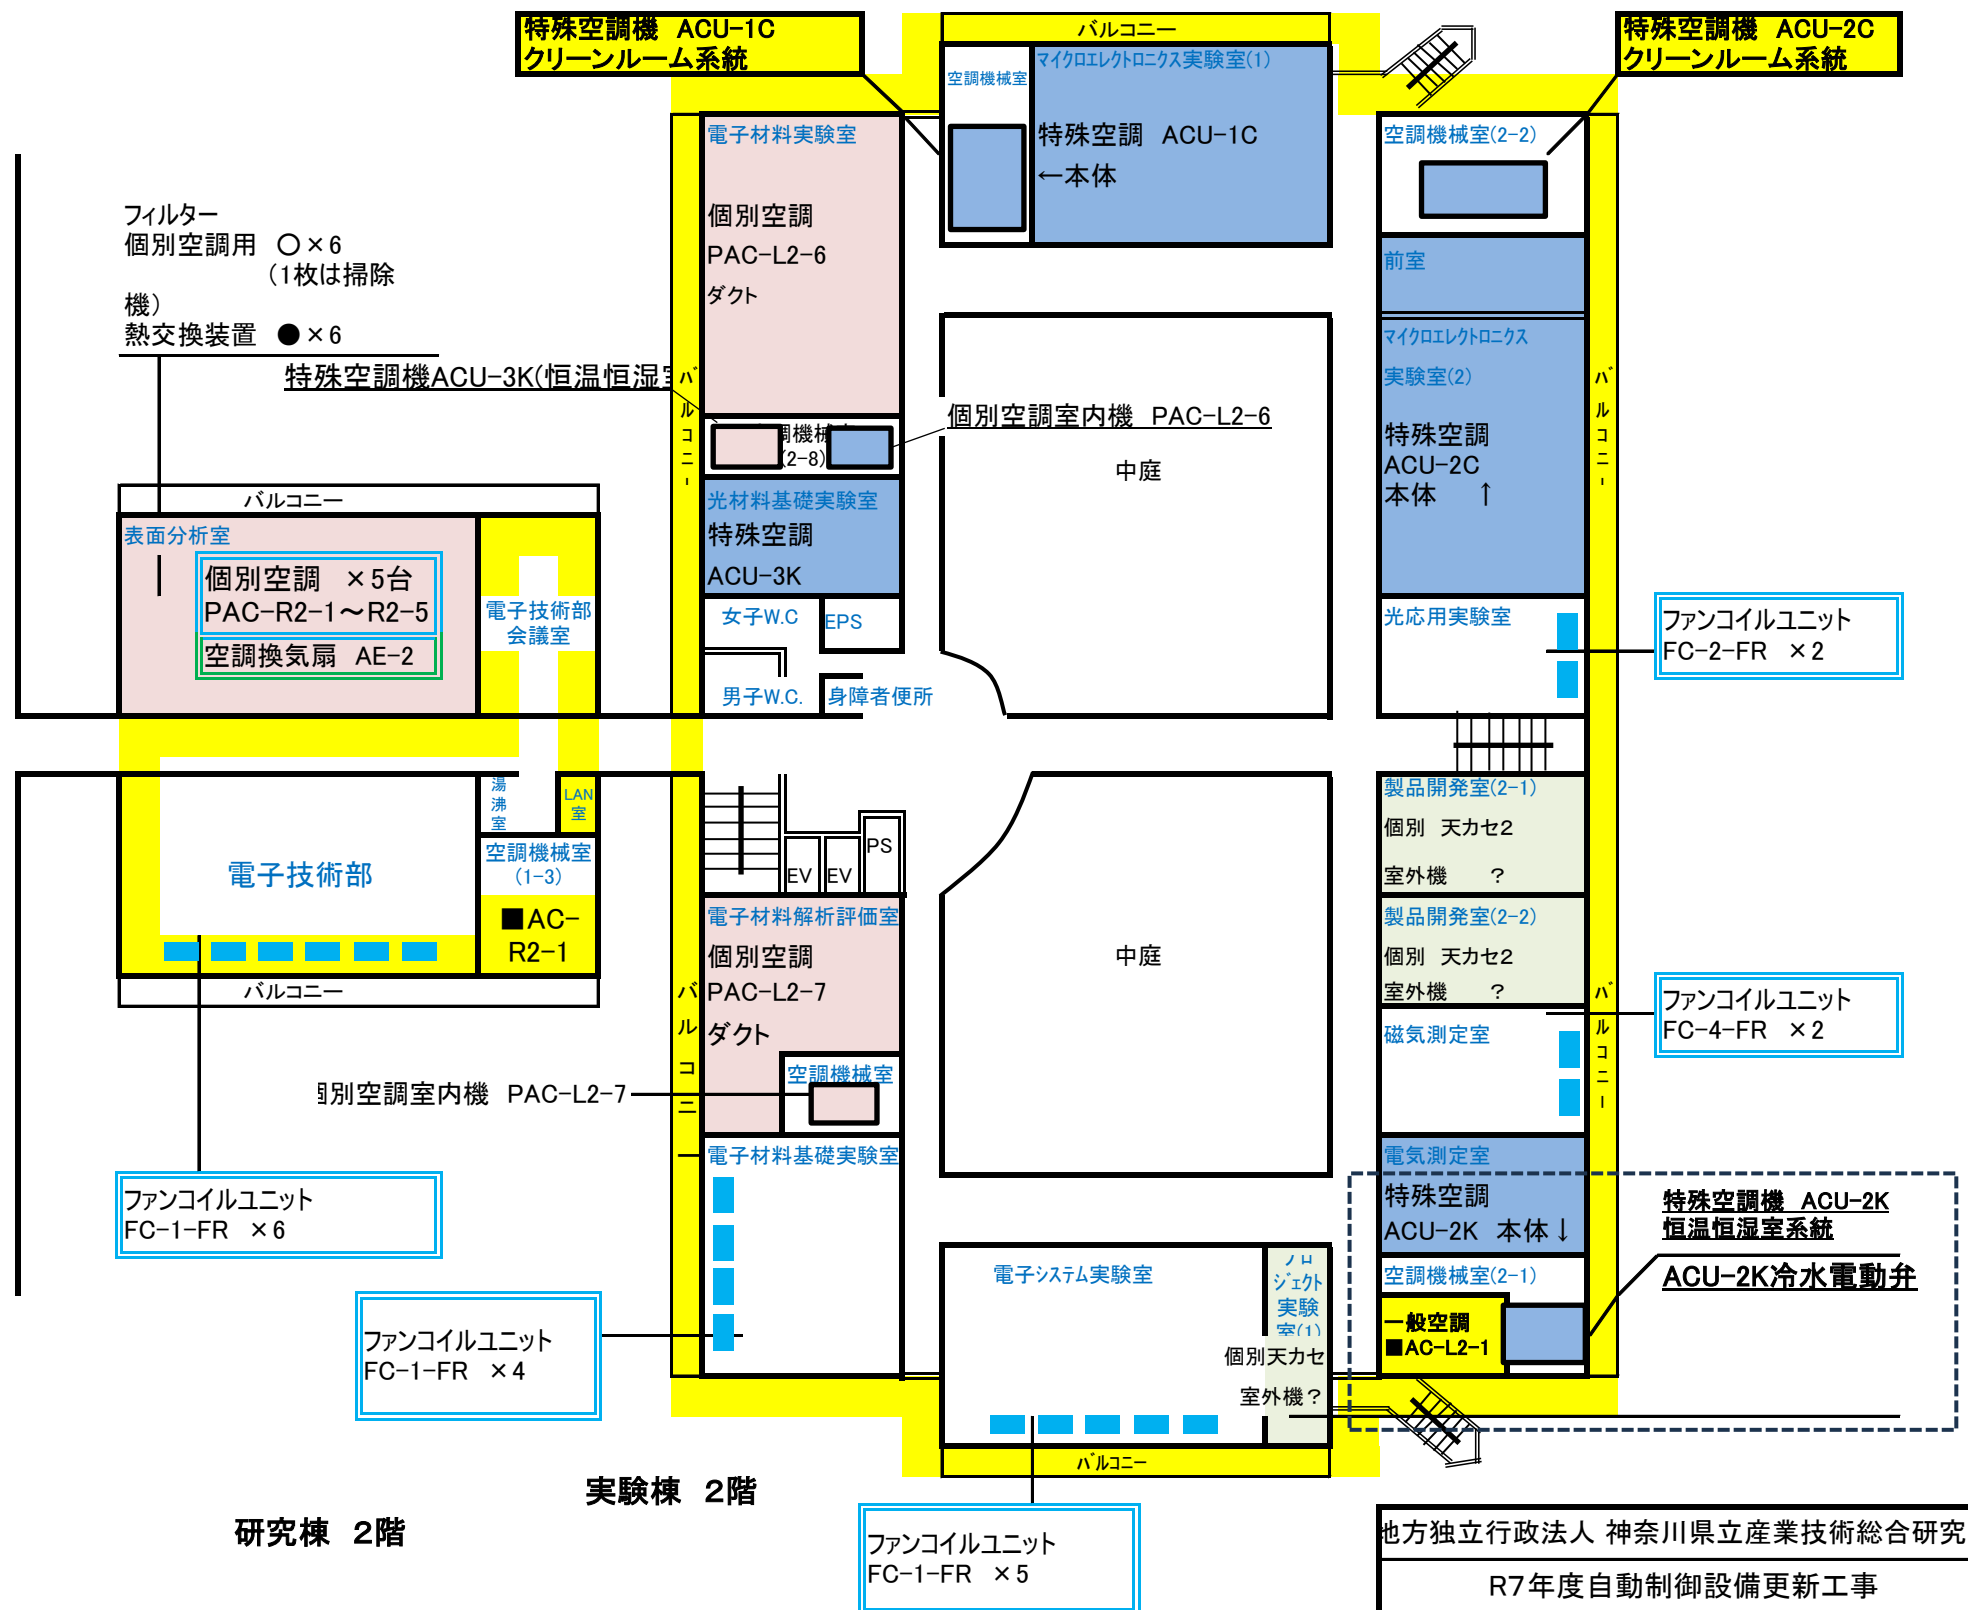

研究棟 2階

実験棟 2階


ファンコイルユニット
FC-1-FR × 5

地方独立行政法人 神奈川県立産業技術総合研究所

R7年度自動制御設備更新工事

研究棟・実験棟2F平面図

図番	5	縮尺	—
----	---	----	---

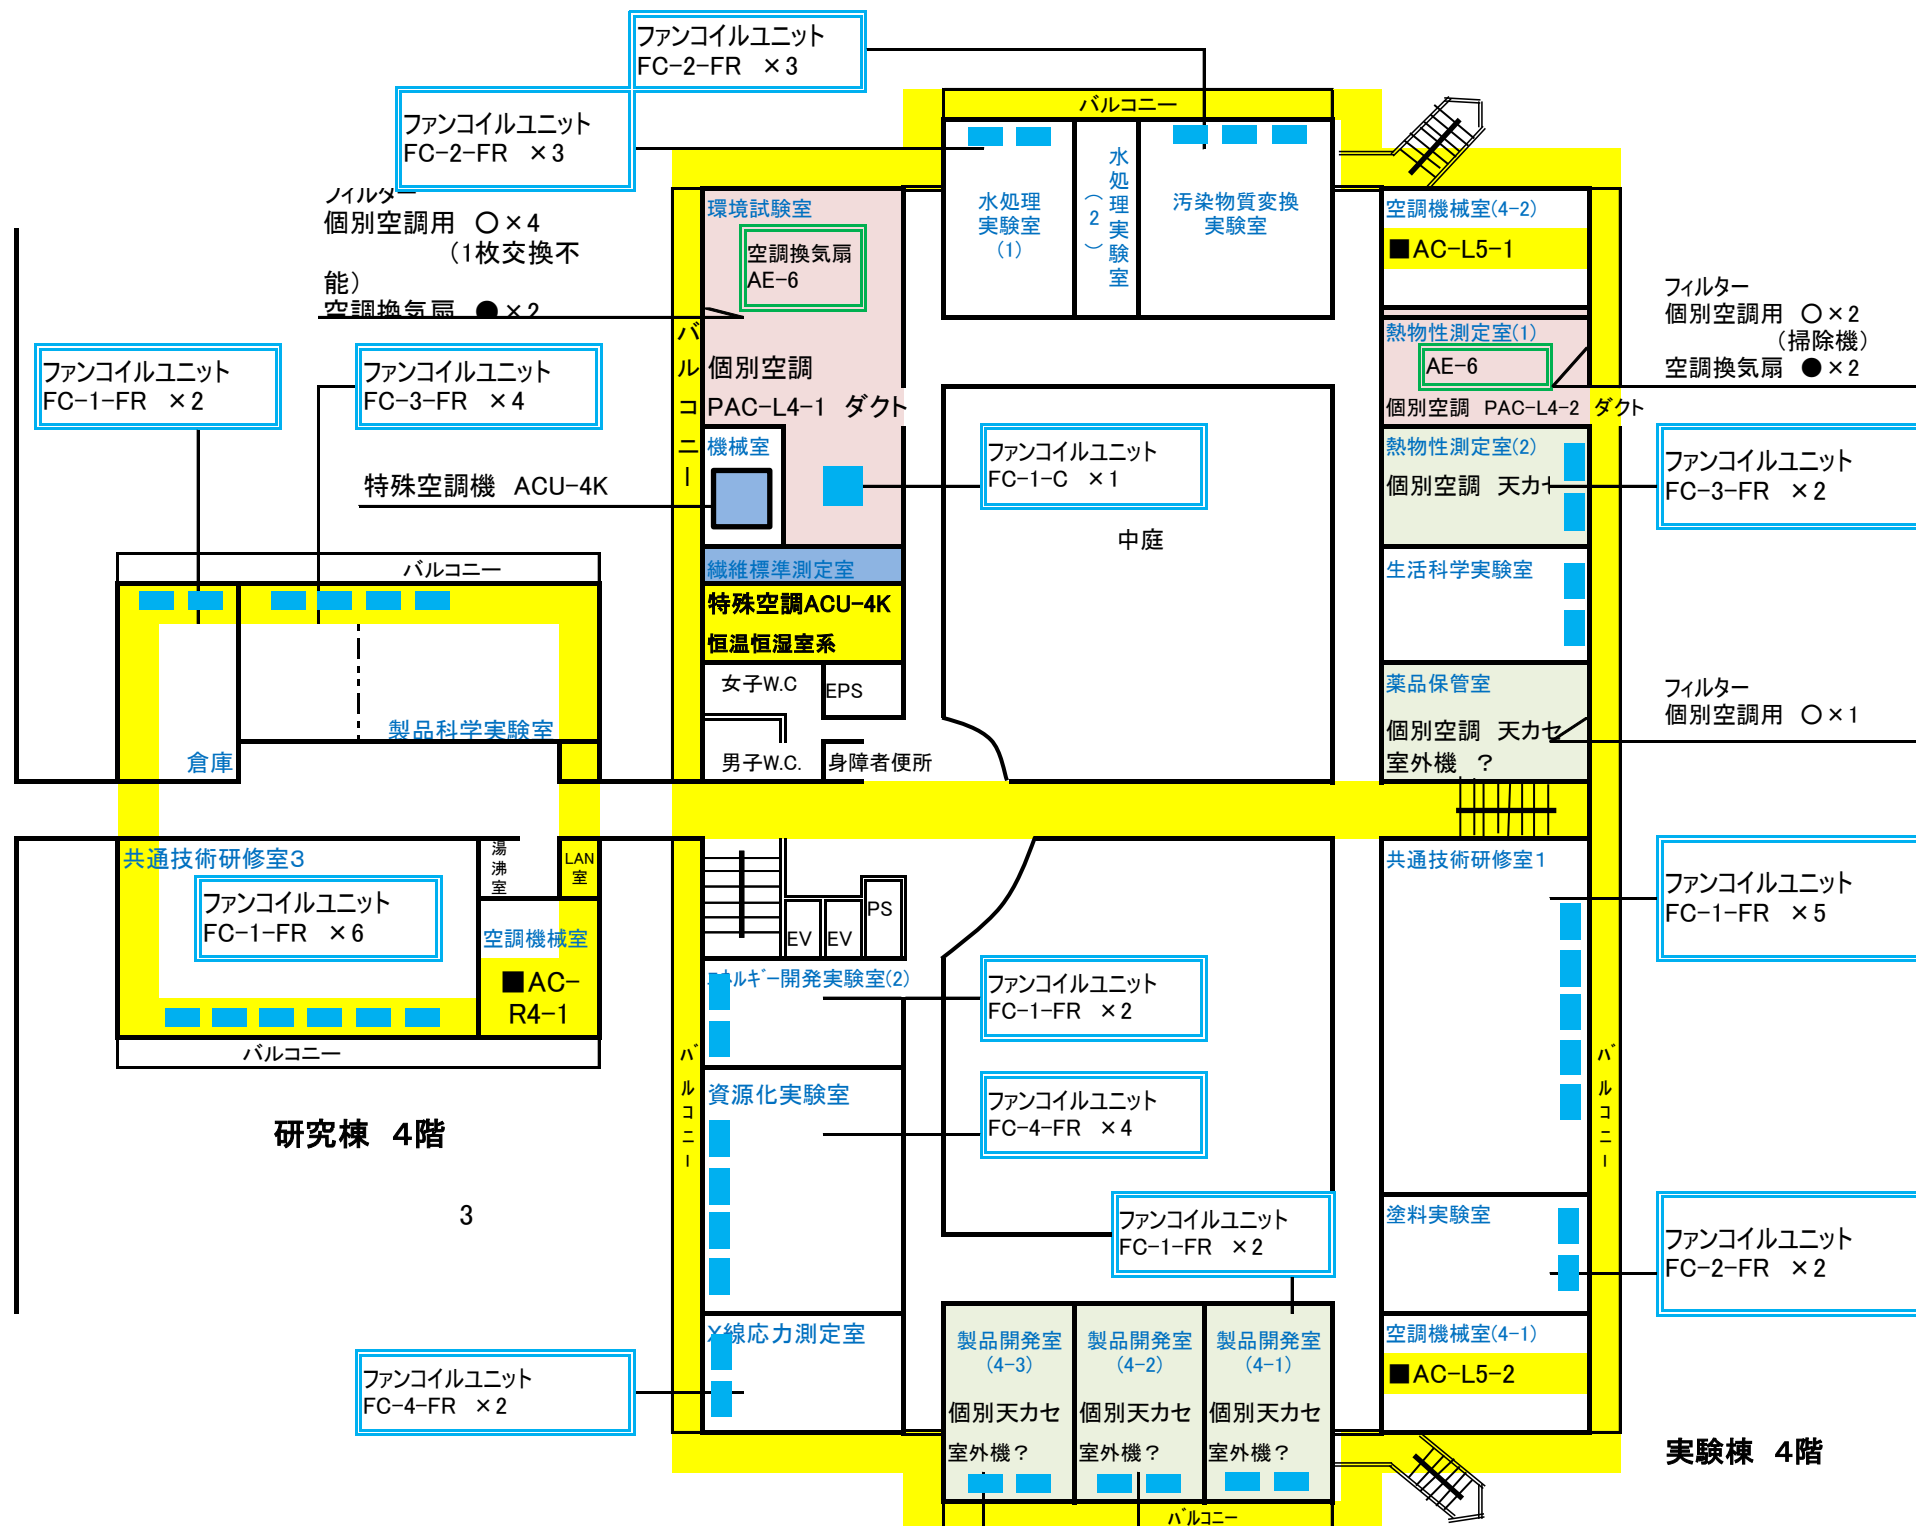

地方独立行政法人 神奈川県立産業技術総合研究所

R7年度自動制御設備更新工事

研究棟・実験棟4F平面図

図 番	7	縮 尺	—
-----	---	-----	---